







УПРОЩЕННАЯ ТЕХНОЛОГИЧЕСКАЯ СХЕМА  
ВЗАИМОСВЯЗИ ЭЛЕКТРОПРИЕМНИКОВ

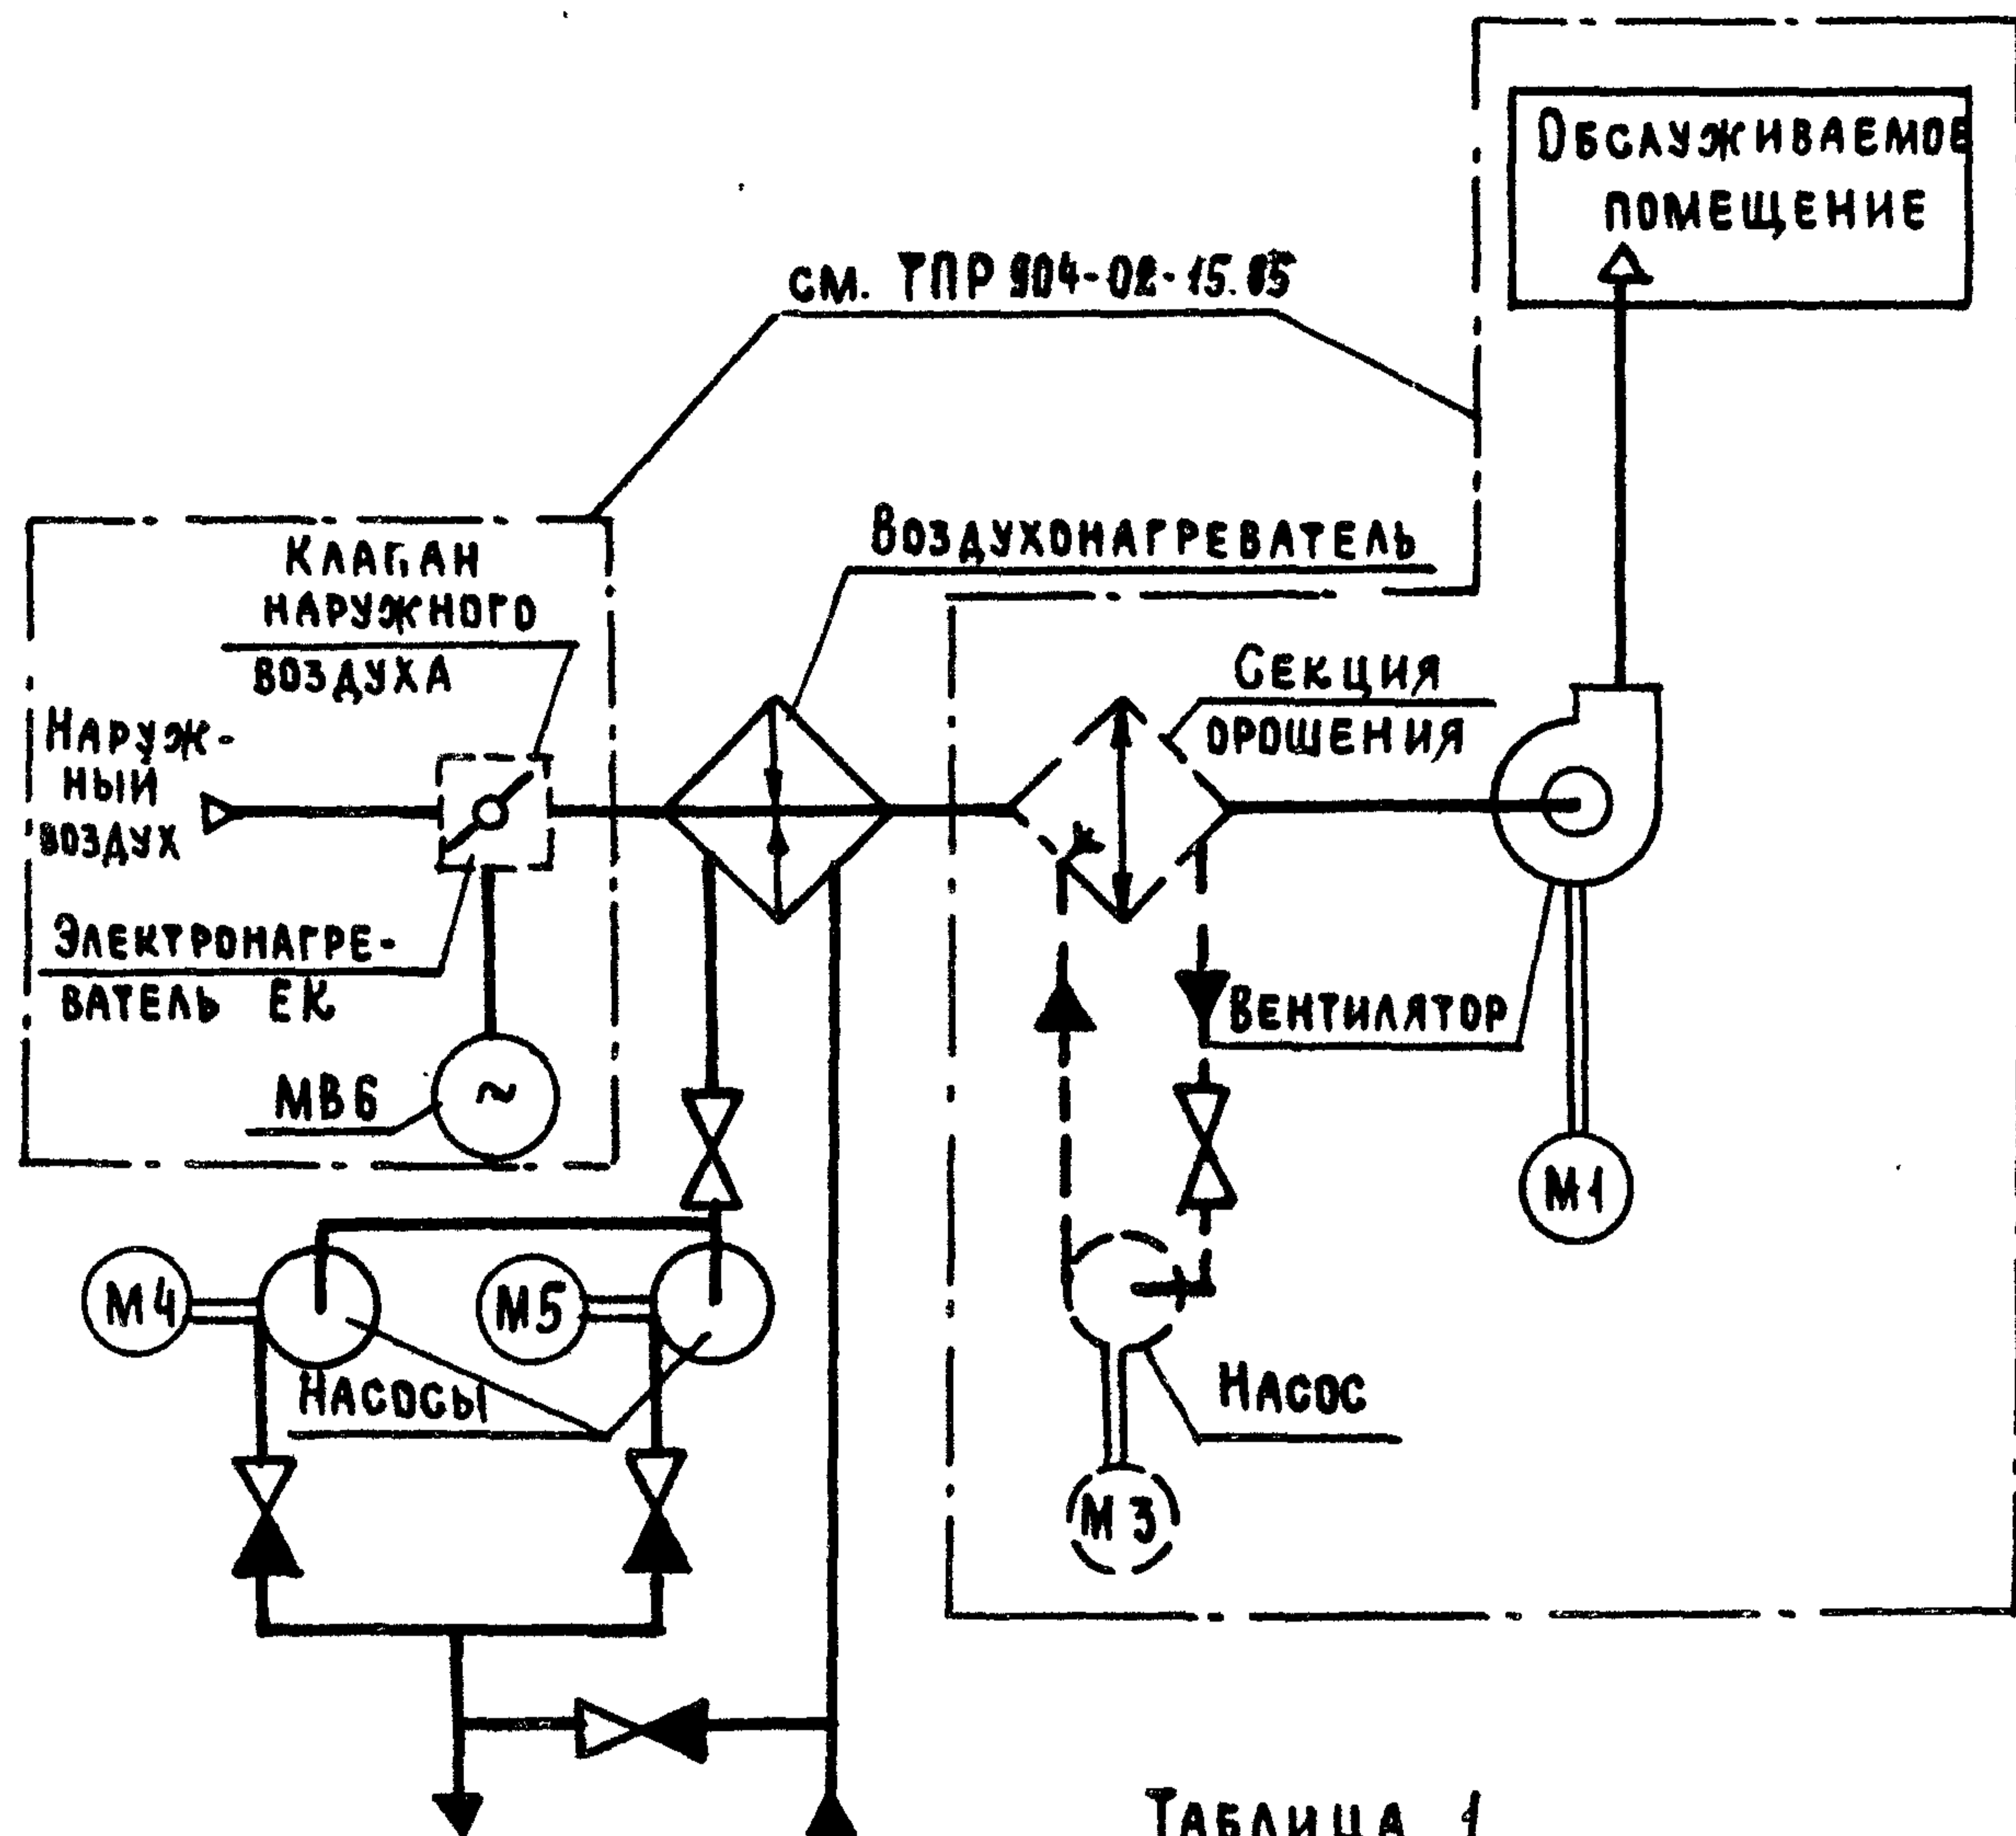


Таблица 1

СХЕМА по ТПР 904-02-15.85	ОБОЗНАЧЕНИЕ	ВЕНТСИСТЕМЫ
1П	БЕЗ ЭЛЕКТРОНАГРЕВАТЕЛЯ И СЕКЦИИ ОРОШЕНИЯ	
2П	БЕЗ СЕКЦИИ ОРОШЕНИЯ	
3П	БЕЗ ЭЛЕКТРОНАГРЕВАТЕЛЯ	
4П	С ЭЛЕКТРОНАГРЕВАТЕЛЕМ И СЕКЦИЕЙ ОРОШЕНИЯ	

ПОЗ. ОБОЗНАЧЕНИЕ	НАИМЕНОВАНИЕ	КОЛ.	ПРИМЕЧАНИЕ
	ЭЛЕКТРООБОРУДОВАНИЕ, УСТАНАВЛИВАЕМОЕ ПО МЕСТУ		
М4, М5	ЭЛЕКТРОДВИГАТЕЛЬ ~ 380 В	2	КОМПЛЕКТНО С ОБОРУДОВАНИЕМ
	ПОСТ УПРАВЛЕНИЯ		
СВ14		1	

Перечень аппаратуры, входящей в состав щита ЩУПЗН, приведен в товаросопроводительной документации, поставляемой заводом-изготовителем комплектно с упомянутым щитом.

Пояснение работы контакта датчика

K1B(BP1)

КОНТАКТ ЗАМКНУТ ПРИ ОТКРЫТИИ КЛАПАНА НА ТЕПЛОСИТЕЛЕ („КЛАПАН НЕ ЗАКРЫТ“)

ВЫДЕРЖКА ВРЕМЕНИ РЕЛЕ КТ11-4С

Настоящую схему рассматривать совместно со схемой по ТПР 904-02-15.85, указанной в табл. 1

ПРИТОЧНАЯ ВЕНТСИСТЕМА

22421-02

904-02-34.87 32

УПРАВЛЕНИЕ И СИЛОВОЕ ЭЛЕКТРООБОРУДОВАНИЕ ПРИТОЧНЫХ КАМЕР

СТАЦИЯ ЛИСТ ЛИСТОВ

Р 2

ПРИВЯЗАН

ИЗМ. НАЧ. ОТД.	ОСТРОВСКИЙ	22.11.85
Н. КОНТР.	ОРИЕНКО	23.11.85
РУК. ГР.	ГИНОДМАН	24.11.85
ИНЖ.	ГЛОВА	20.11.85

СХЕМА ЭЛЕКТРИЧЕСКАЯ ПРИНЦИПИАЛЬНАЯ 1НЦП (НАЧАЛО)


ГПИ ЭЛЕКТРОПРОЕКТ МОСКВА

КОПИРОВАЛ *Иль*


ФОРМАТ А3

СОГЛАСОВАНО  
 ГПИ ЭЛЕКТРОПРОЕКТ  
 ФИЗИКЕР  
 ГИП  
 ИМВ. № ПОДА. ПОДАТЬ И ДАТА ВЗЯМ. ИМВ. №



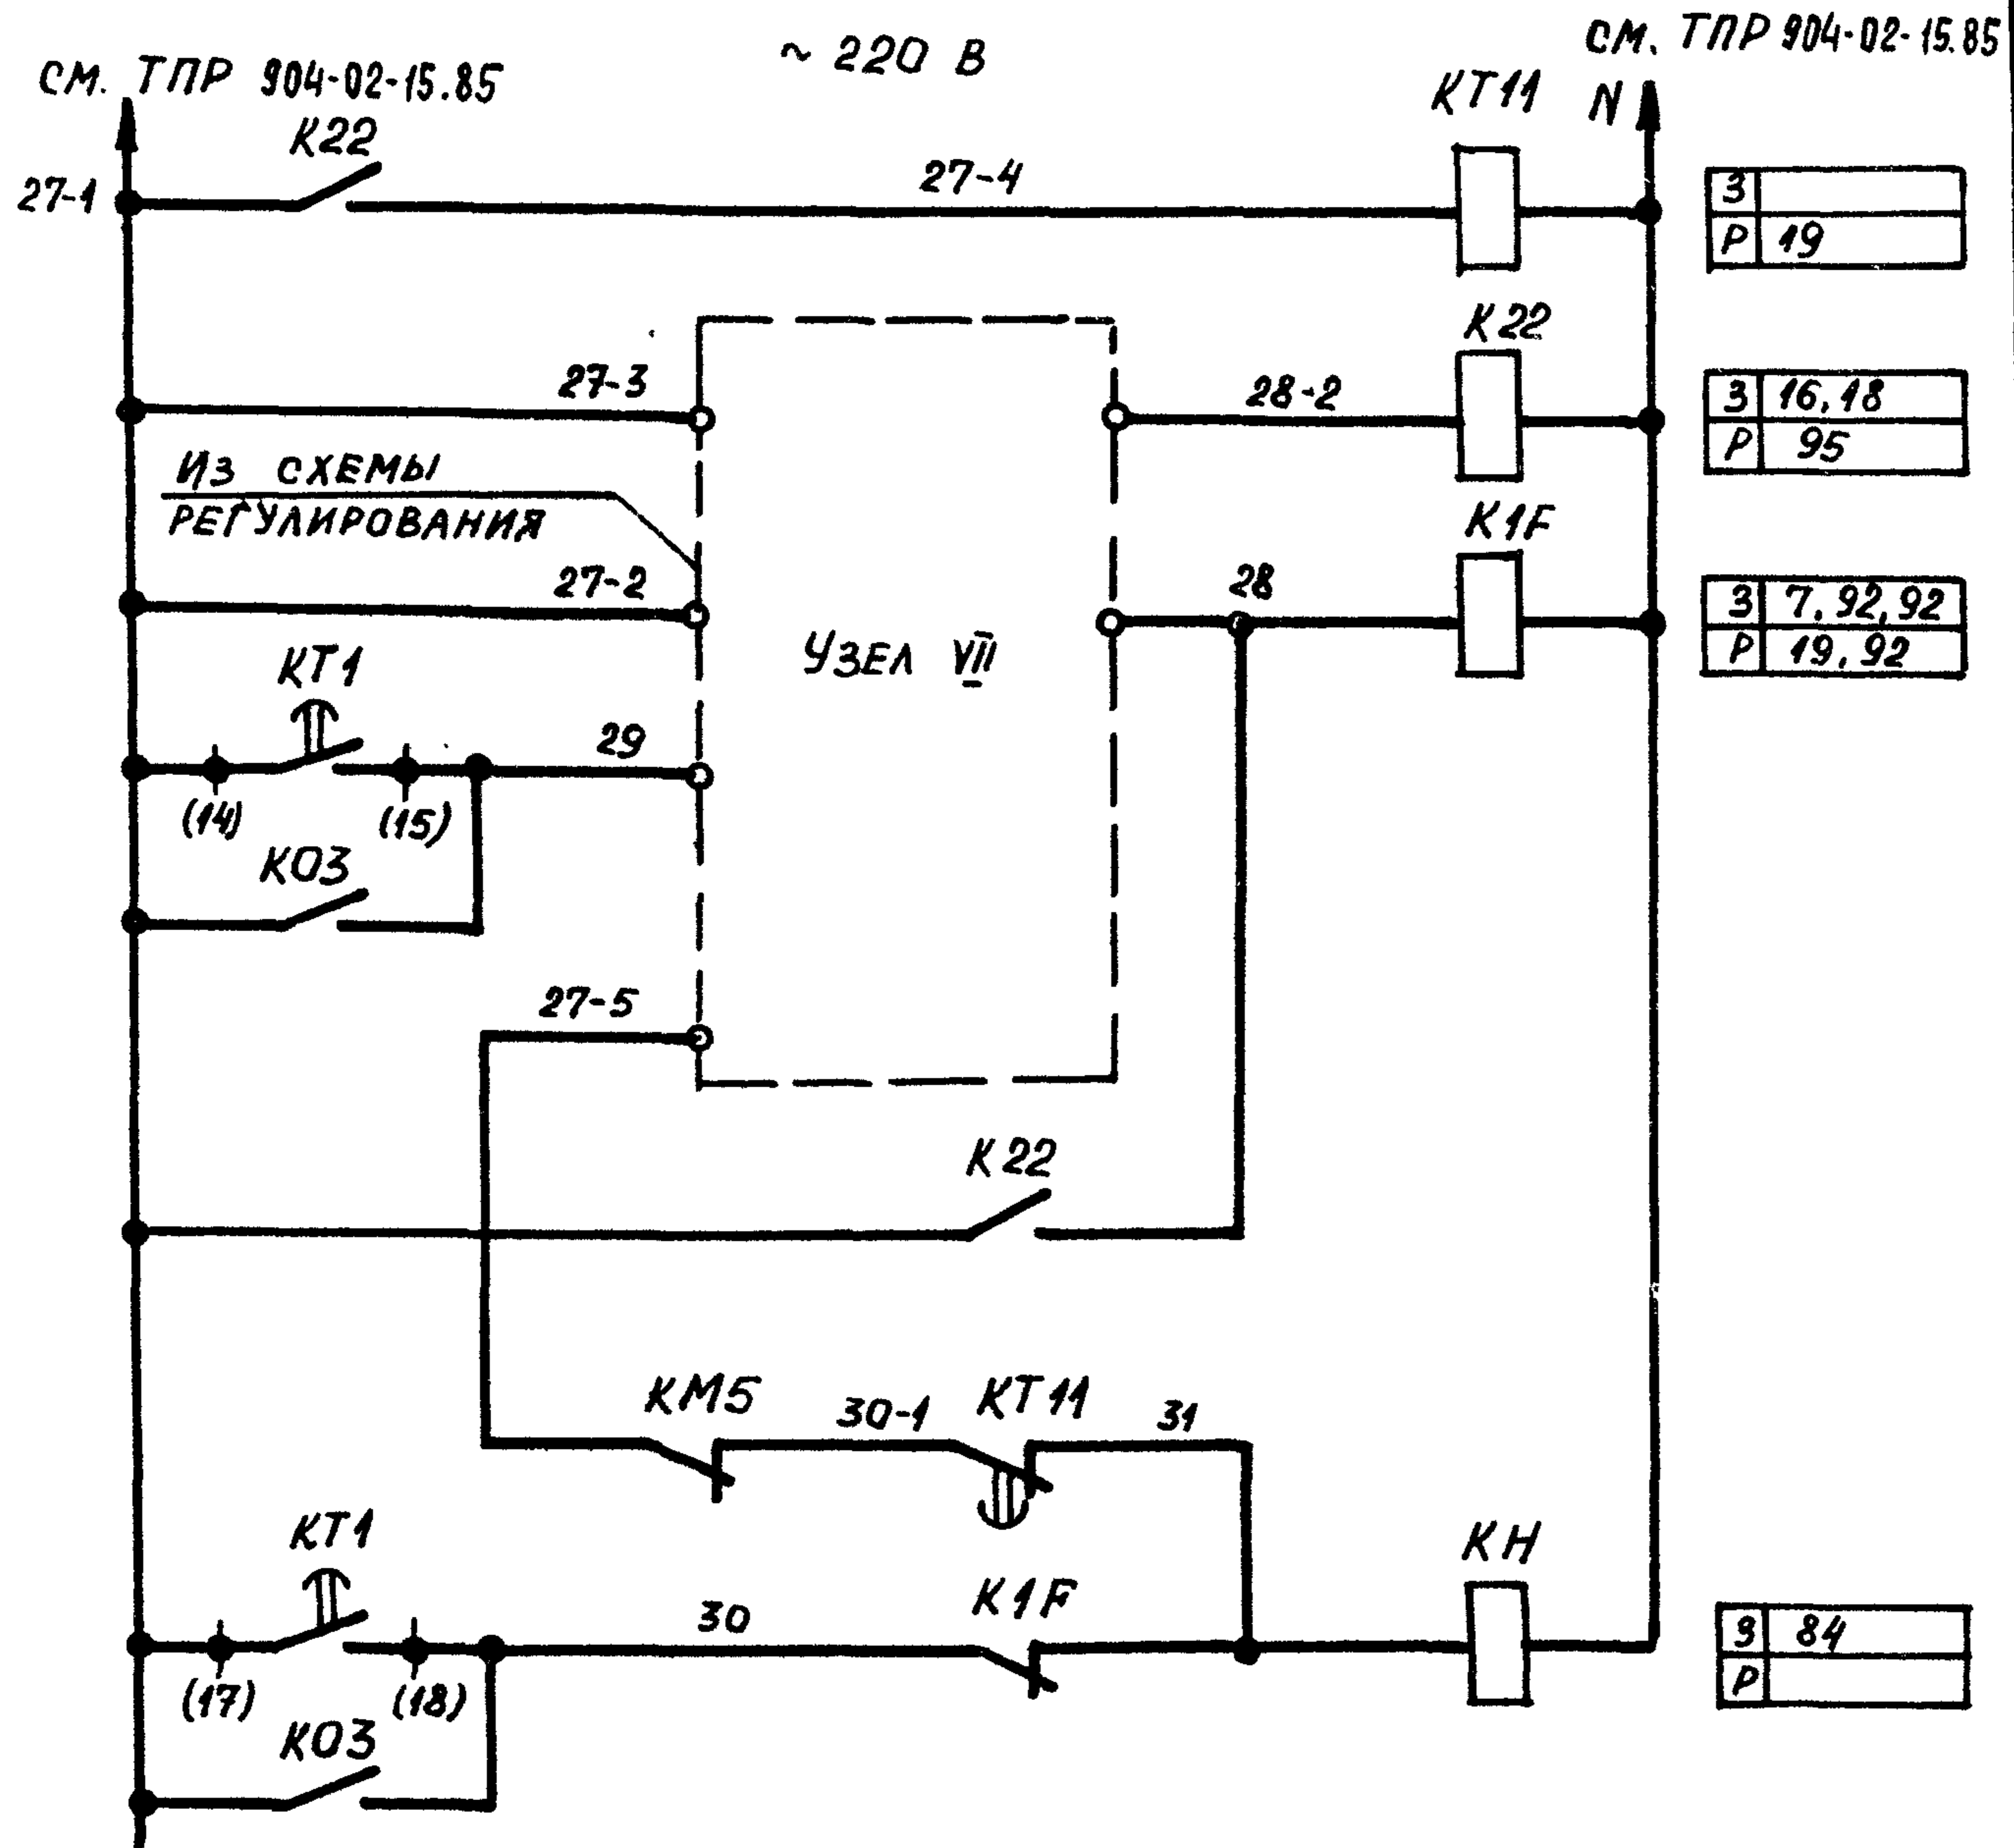

3	
P	19
3	16, 18
P	95
3	7, 92, 92
P	19, 92
3	84
P	

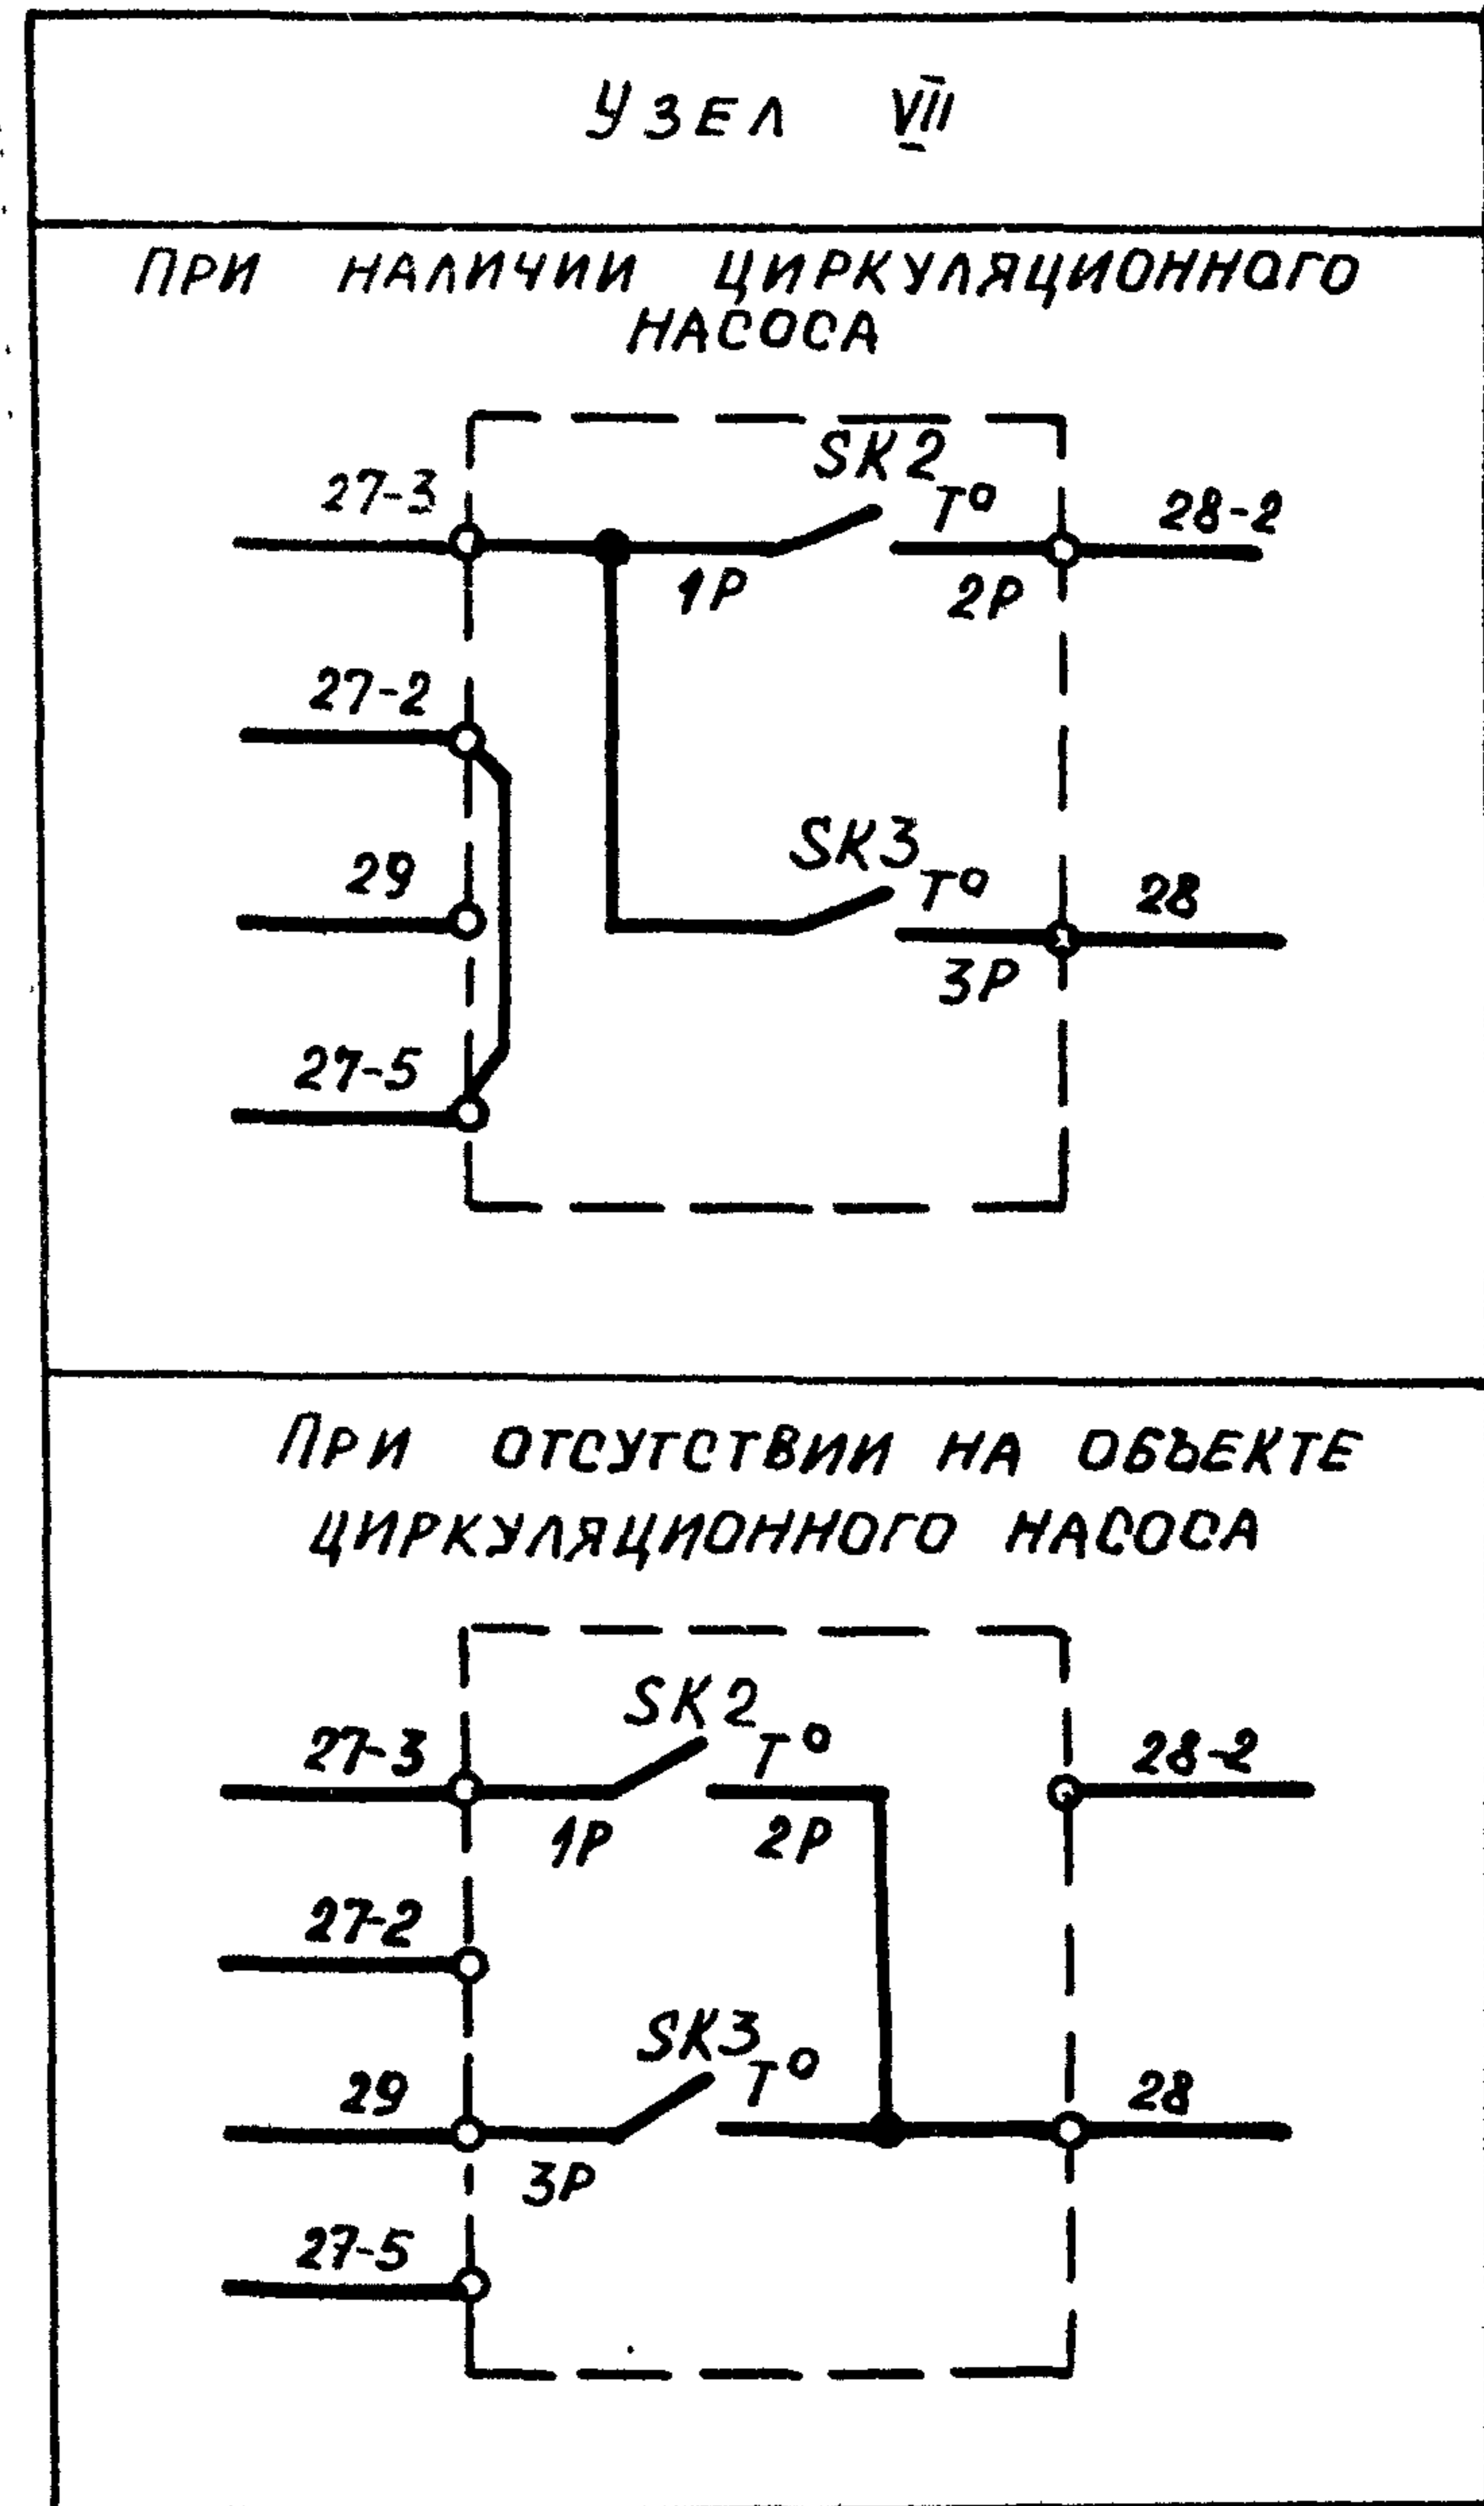

ПРИТОЧНАЯ ВЕНТСИСТЕМА

22421-02


ПРИВЯЗАН			
ЗАМ. НАИЗДА	ОСТРОВСКИЙ	22.11.87	
Н. КОНТ. Р.	ОГИЕНКО	23.11.87	
Р. Ж. Г. Р.	ГИНОДМАН	21.12.87	
ИНЖ.	ГЛОТОВА	20.12.87	

904-02-34.87 32		
УПРАВЛЕНИЕ И СИЛОВОЕ ЭЛЕКТРООБОРУДОВАНИЕ ПРИТОЧНЫХ КАМЕР		
СТАДИЯ	ЛИСТ	ЛИСТОВ
P	3	
СХЕМА ЭЛЕКТРИЧЕСКАЯ ПРИНЦИПИАЛЬНАЯ 1НЦП (ПРОДОЛЖЕНИЕ)		
ГПИ ЭЛЕКТРОПРОЕКТ МОСКВА		

ИНВ. № ПОДЛ. ПОДПИСЬ И АРТА ВЗАМ. ИНВ. №



УПРАВЛЕНИЕ ЦИРКУЛЯЦИОННЫМ НАСОСОМ  
~ 220 В

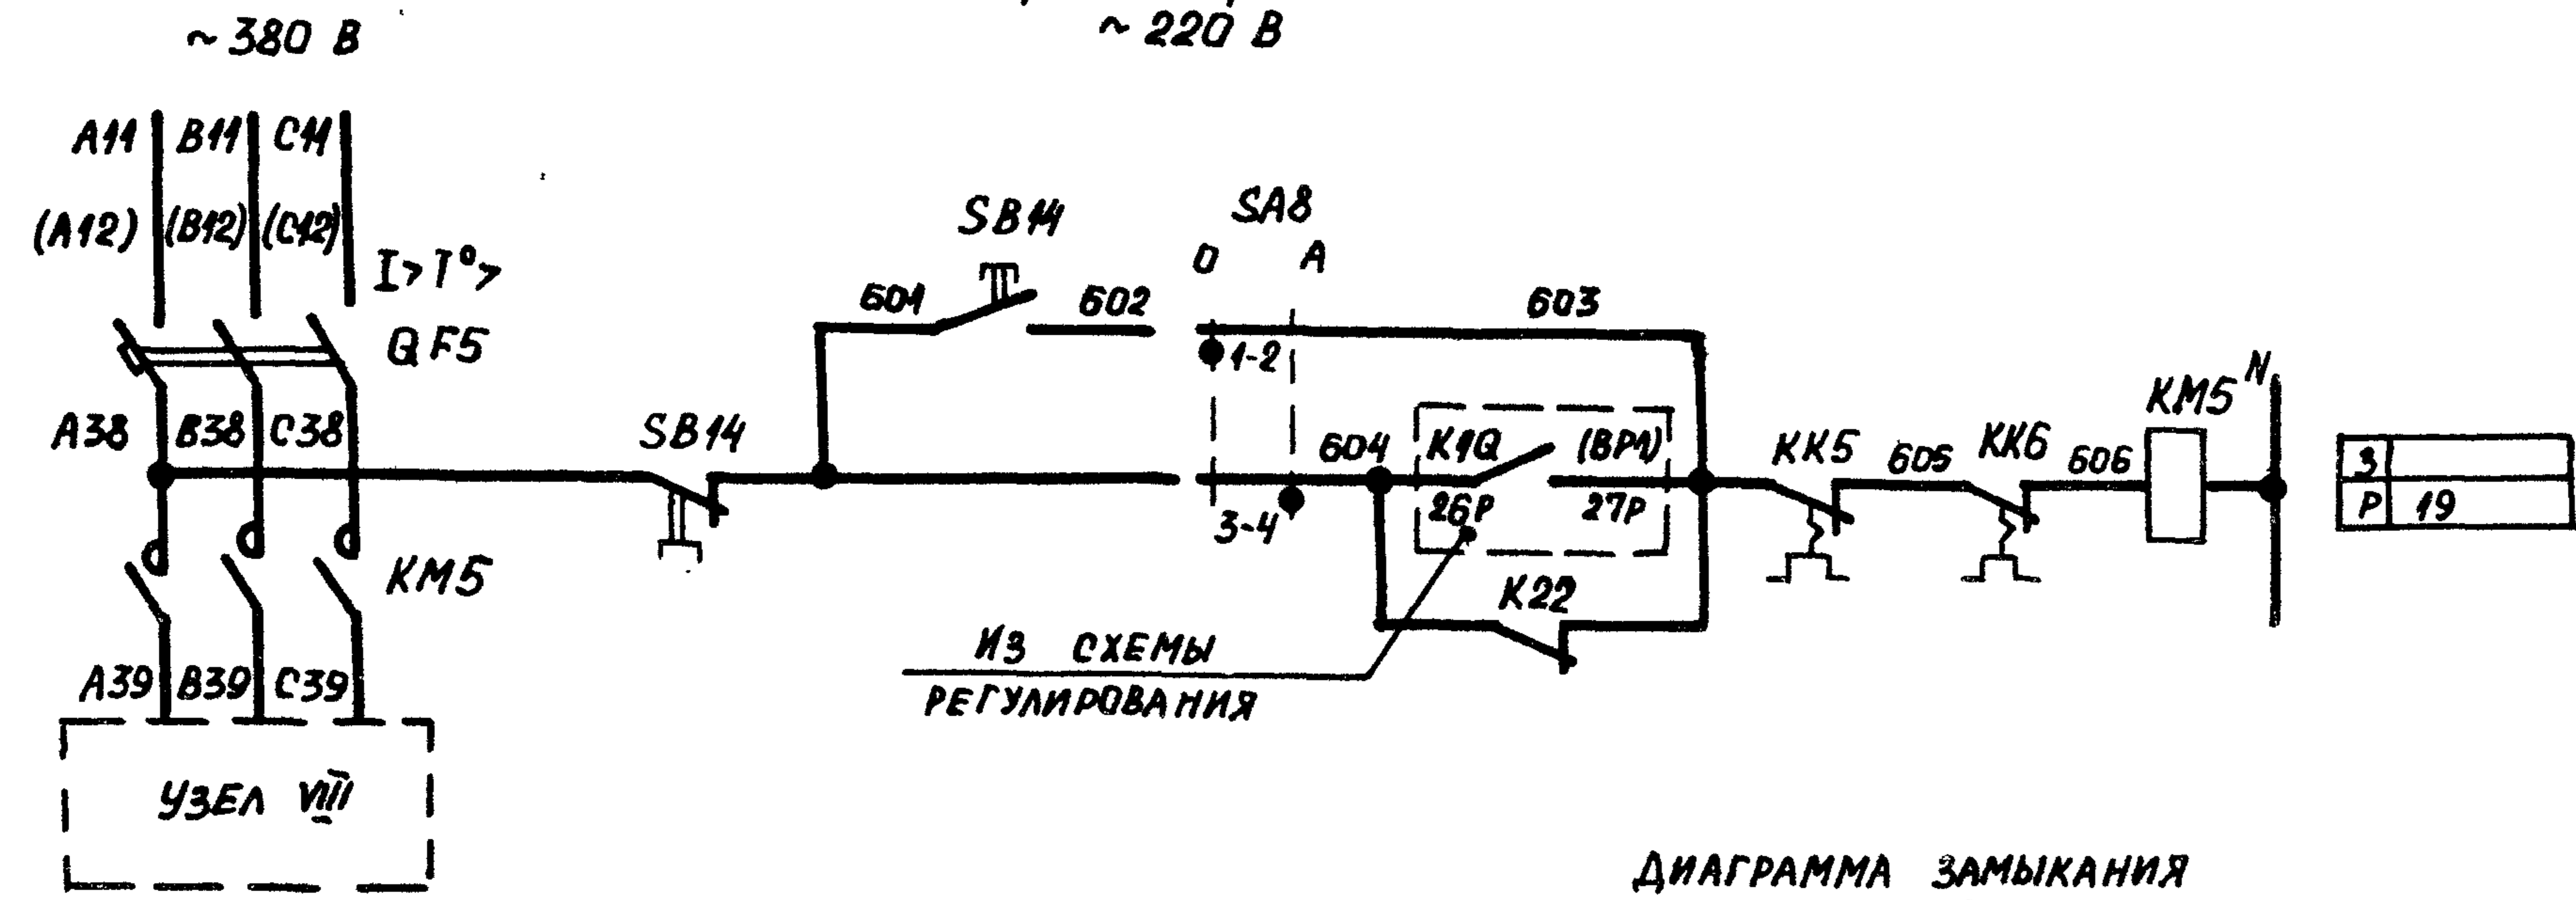


93	ВИД УПРАВЛЕНИЯ	ОПРОБОВАНИЕ
94		АВТОМАТИЧЕСКОЕ
95		

ДИАГРАММА ЗАМЫКАНИЯ  
КОНТАКТОВ ПЕРЕКЛЮЧАТЕЛЯ  
УНИВЕРСАЛЬНОГО SA8


ТАБЛИЦА 2  
ТОК УСТАВКИ ТЕПЛОВОГО РЕЛЕ ПУСКАТЕЛЯ

ПКУЗ-12И0101		
СОЕДИНЕНИЕ КОНТАКТОВ	ОПРОБОВАНИЕ	АВТОМАТИЧЕСКОЕ
	0	A
	0°	+45°
1-2	×	—
3-4	—	×

НАИМЕНОВАНИЕ МЕХАНИЗМА	I уст. (А)			
	ЦИРКУЛЯЦИОННЫЙ НАСОС			

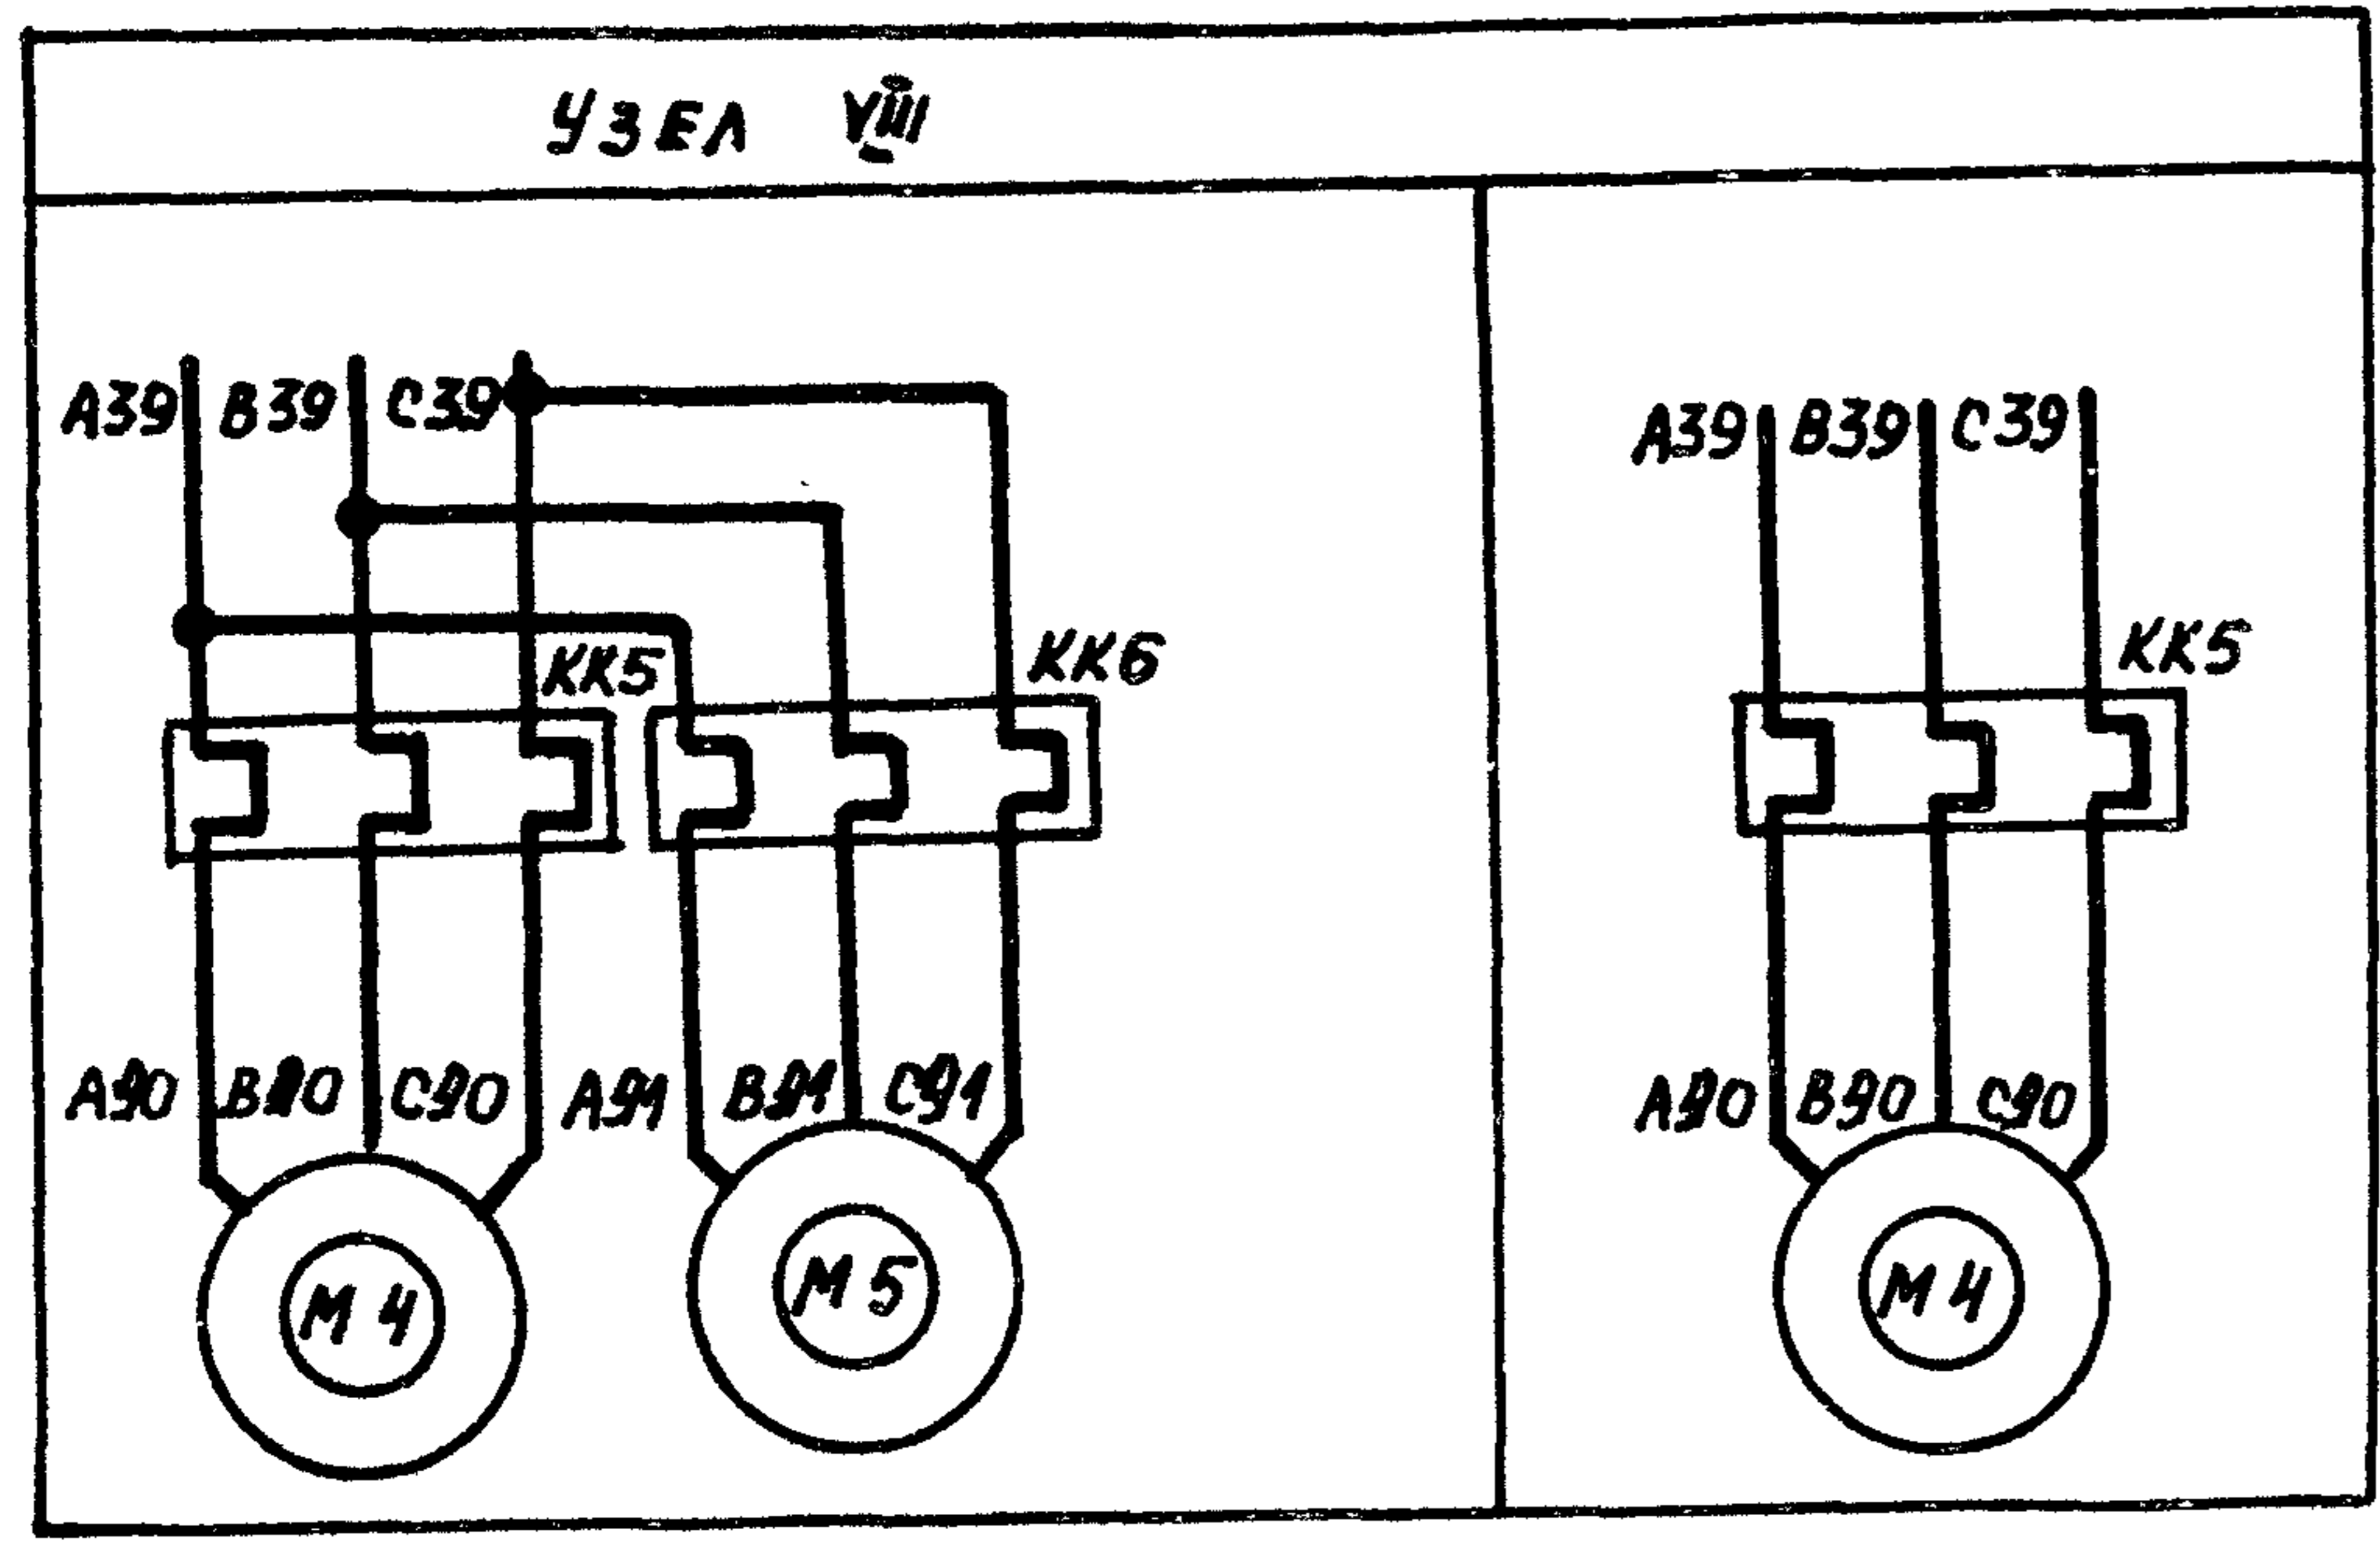

ПРИТОЧНАЯ ВЕНТСИСТЕМА

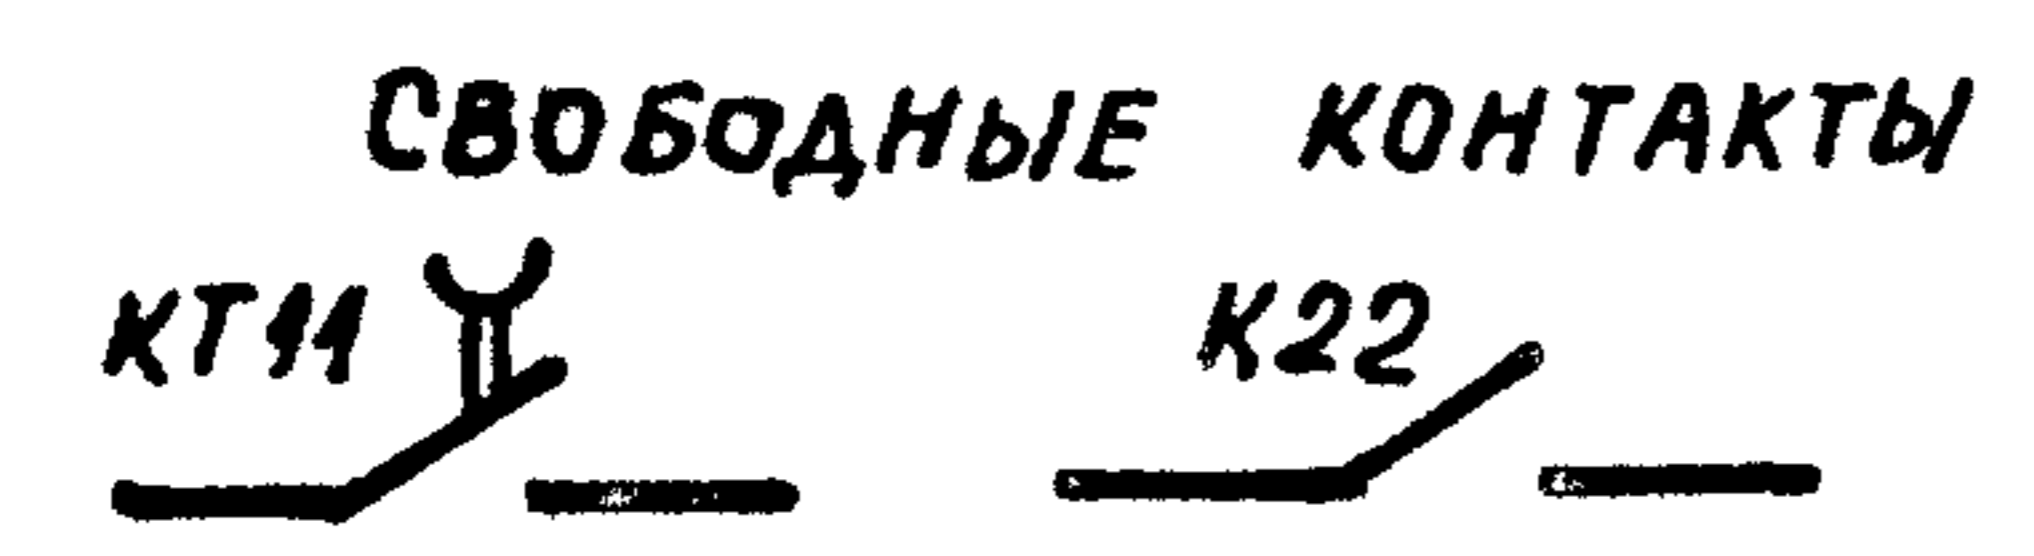

ПРИВЯЗАН

ИНВ. №		ЗАМ. ИЩ. ОСТРОВСКИЙ	22.11.84
		Н. КОНТР. ОГИЕНКО	23.11.84
		РУК. ГР. ГИНОДМАН	24.11.84
		ИНЖ. ГЛОВА	25.11.84

904-02-34.87 32

УПРАВЛЕНИЕ И СИЛОВОЕ ЭЛЕКТРООБОРУДОВАНИЕ ПРИТОЧНЫХ КАМЕР

СТРАНА	ЛИСТ	ЛИСТОВ
P	4	

СХЕМА ЭЛЕКТРИЧЕСКАЯ ПРИНЦИПИАЛЬНАЯ 1ИЦП (ОКОНЧАНИЕ)

ГПИ ЭЛЕКТРОПРОЕКТ МОСКВА


КОПИРОВАЛ *щщ*

ФОРМАТ А3


ИНВ. № ПОДАТ. ПОДПИСЬ И ДАТА ВЗАМ. ИНВ. №



Для ЩУПЗН-001, ЩУПЗН-002

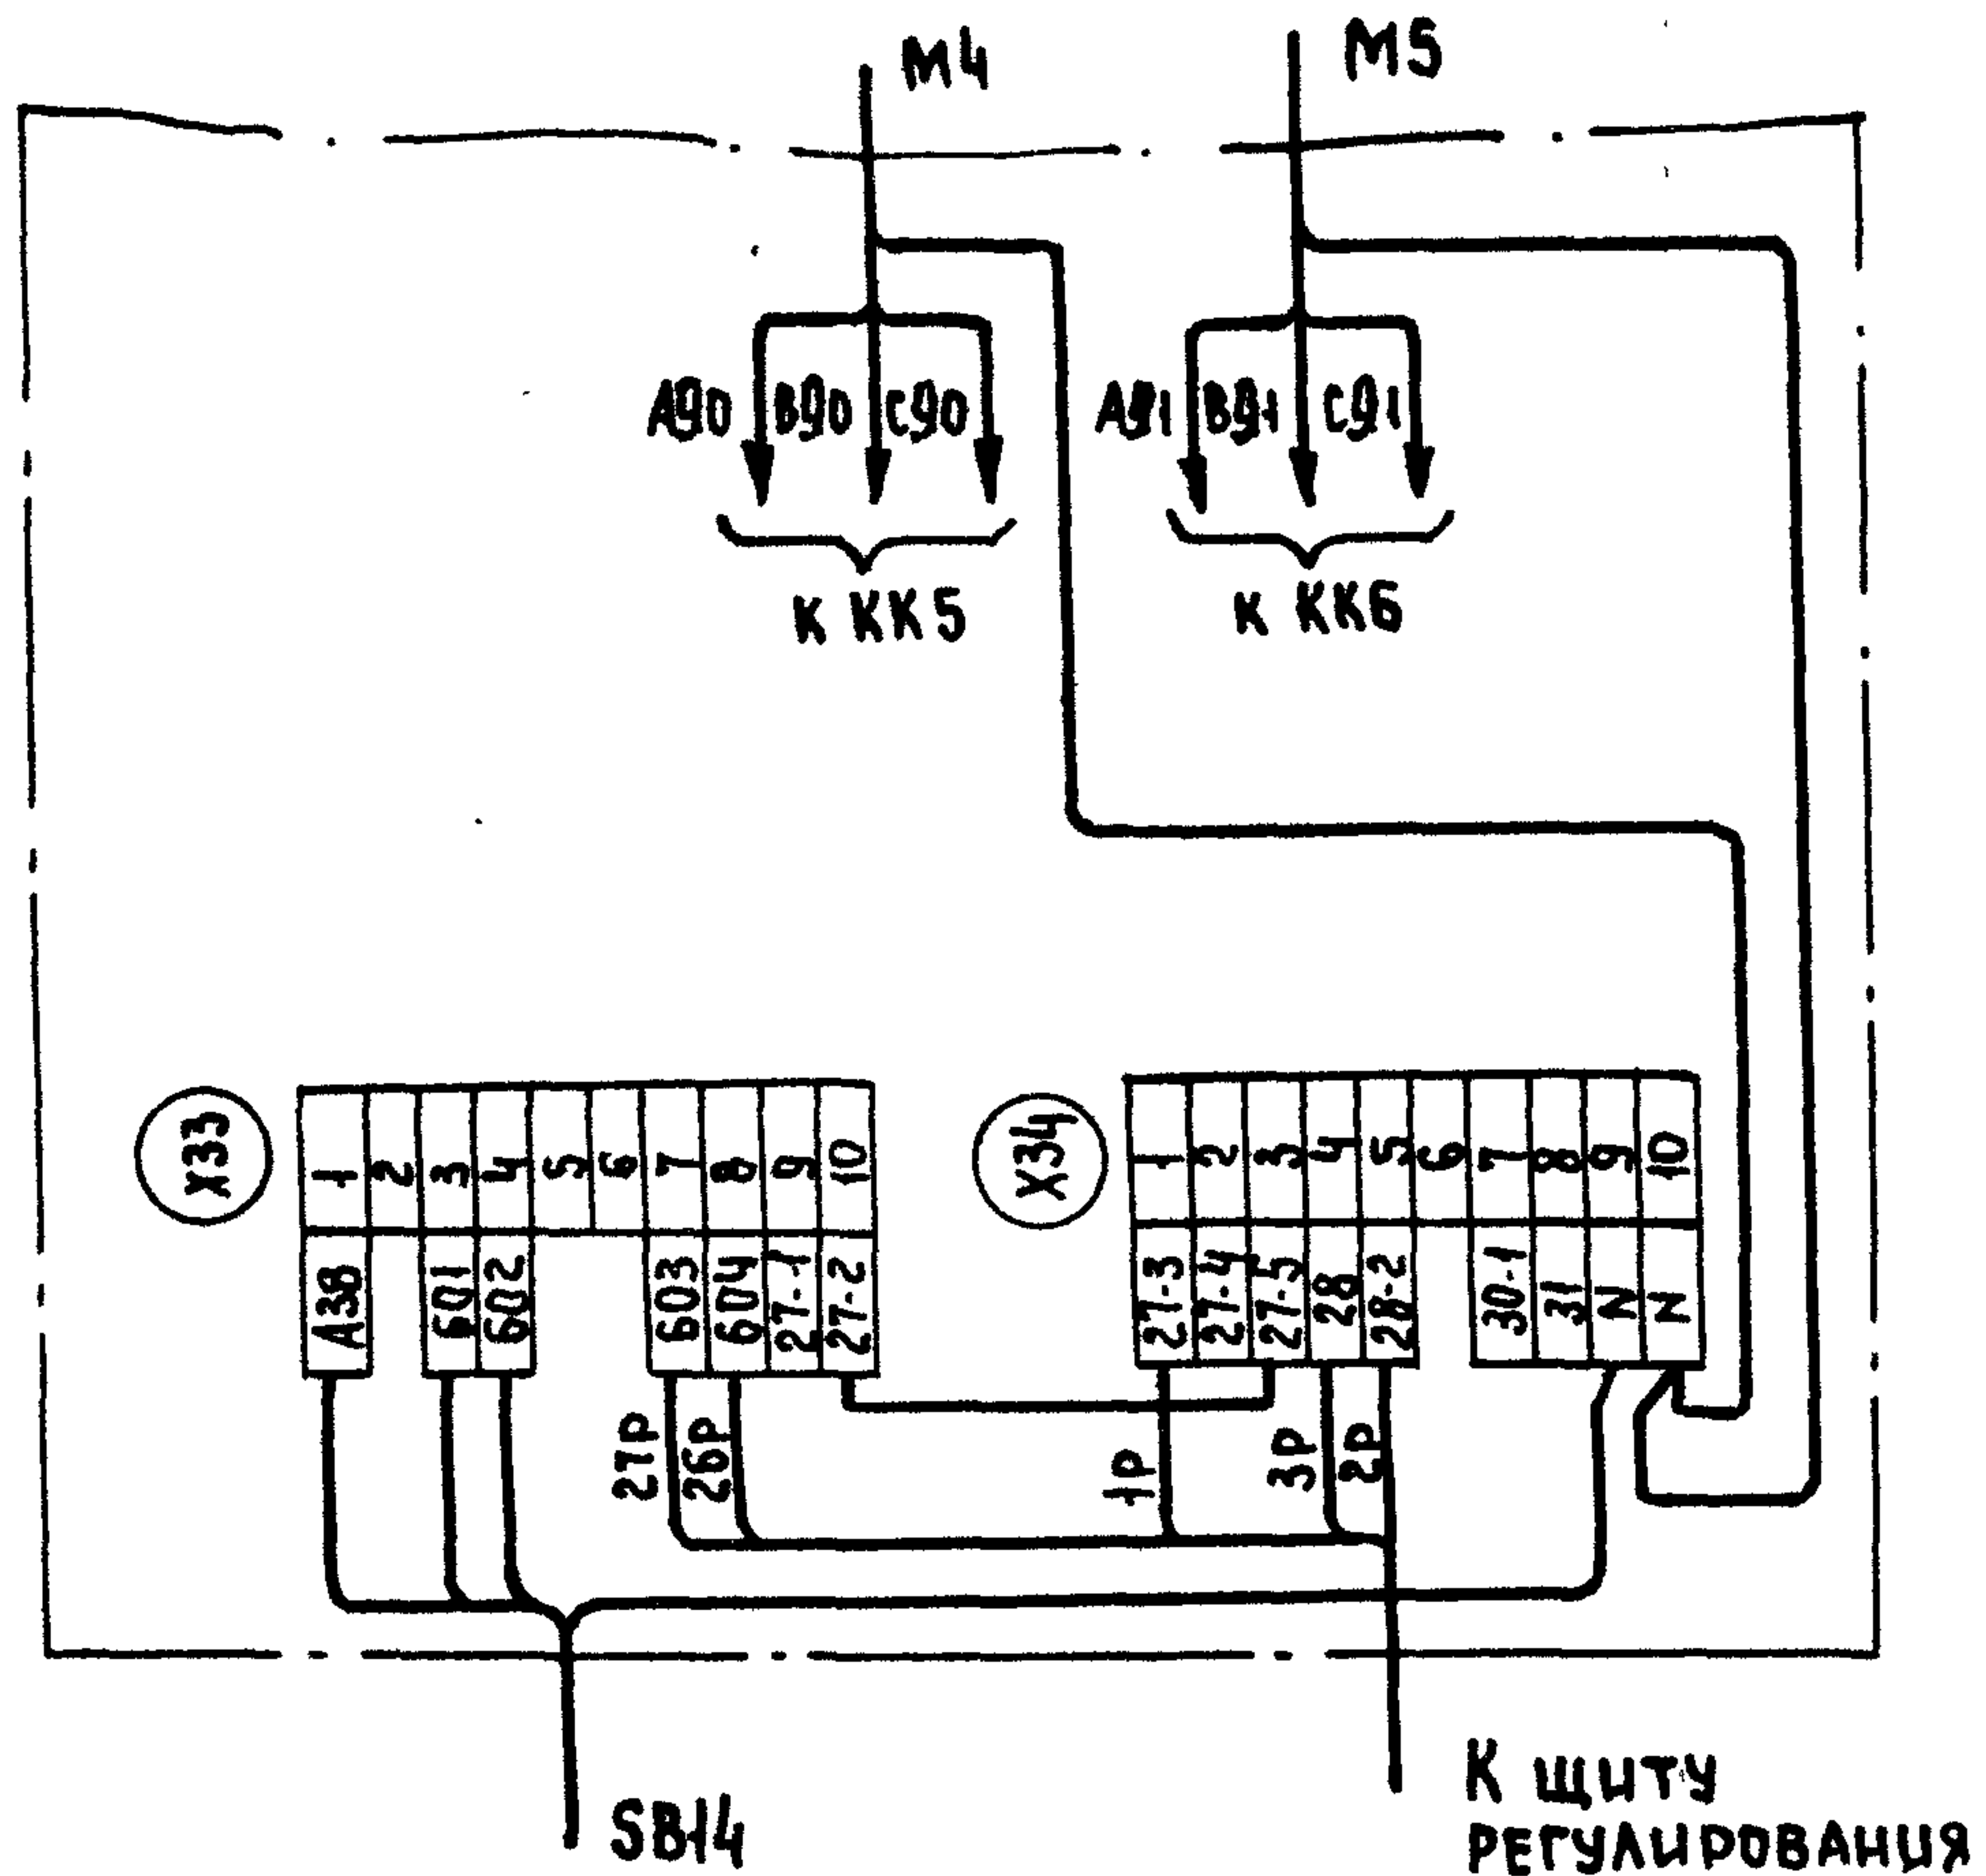

Для ЩУПЗН-003... ЩУПЗН-011, ЩУПЗН-013,  
ЩУПЗН-014, ЩУПЗН-016... ЩУПЗН-019,  
ЩУПЗН-021, ЩУПЗН-022

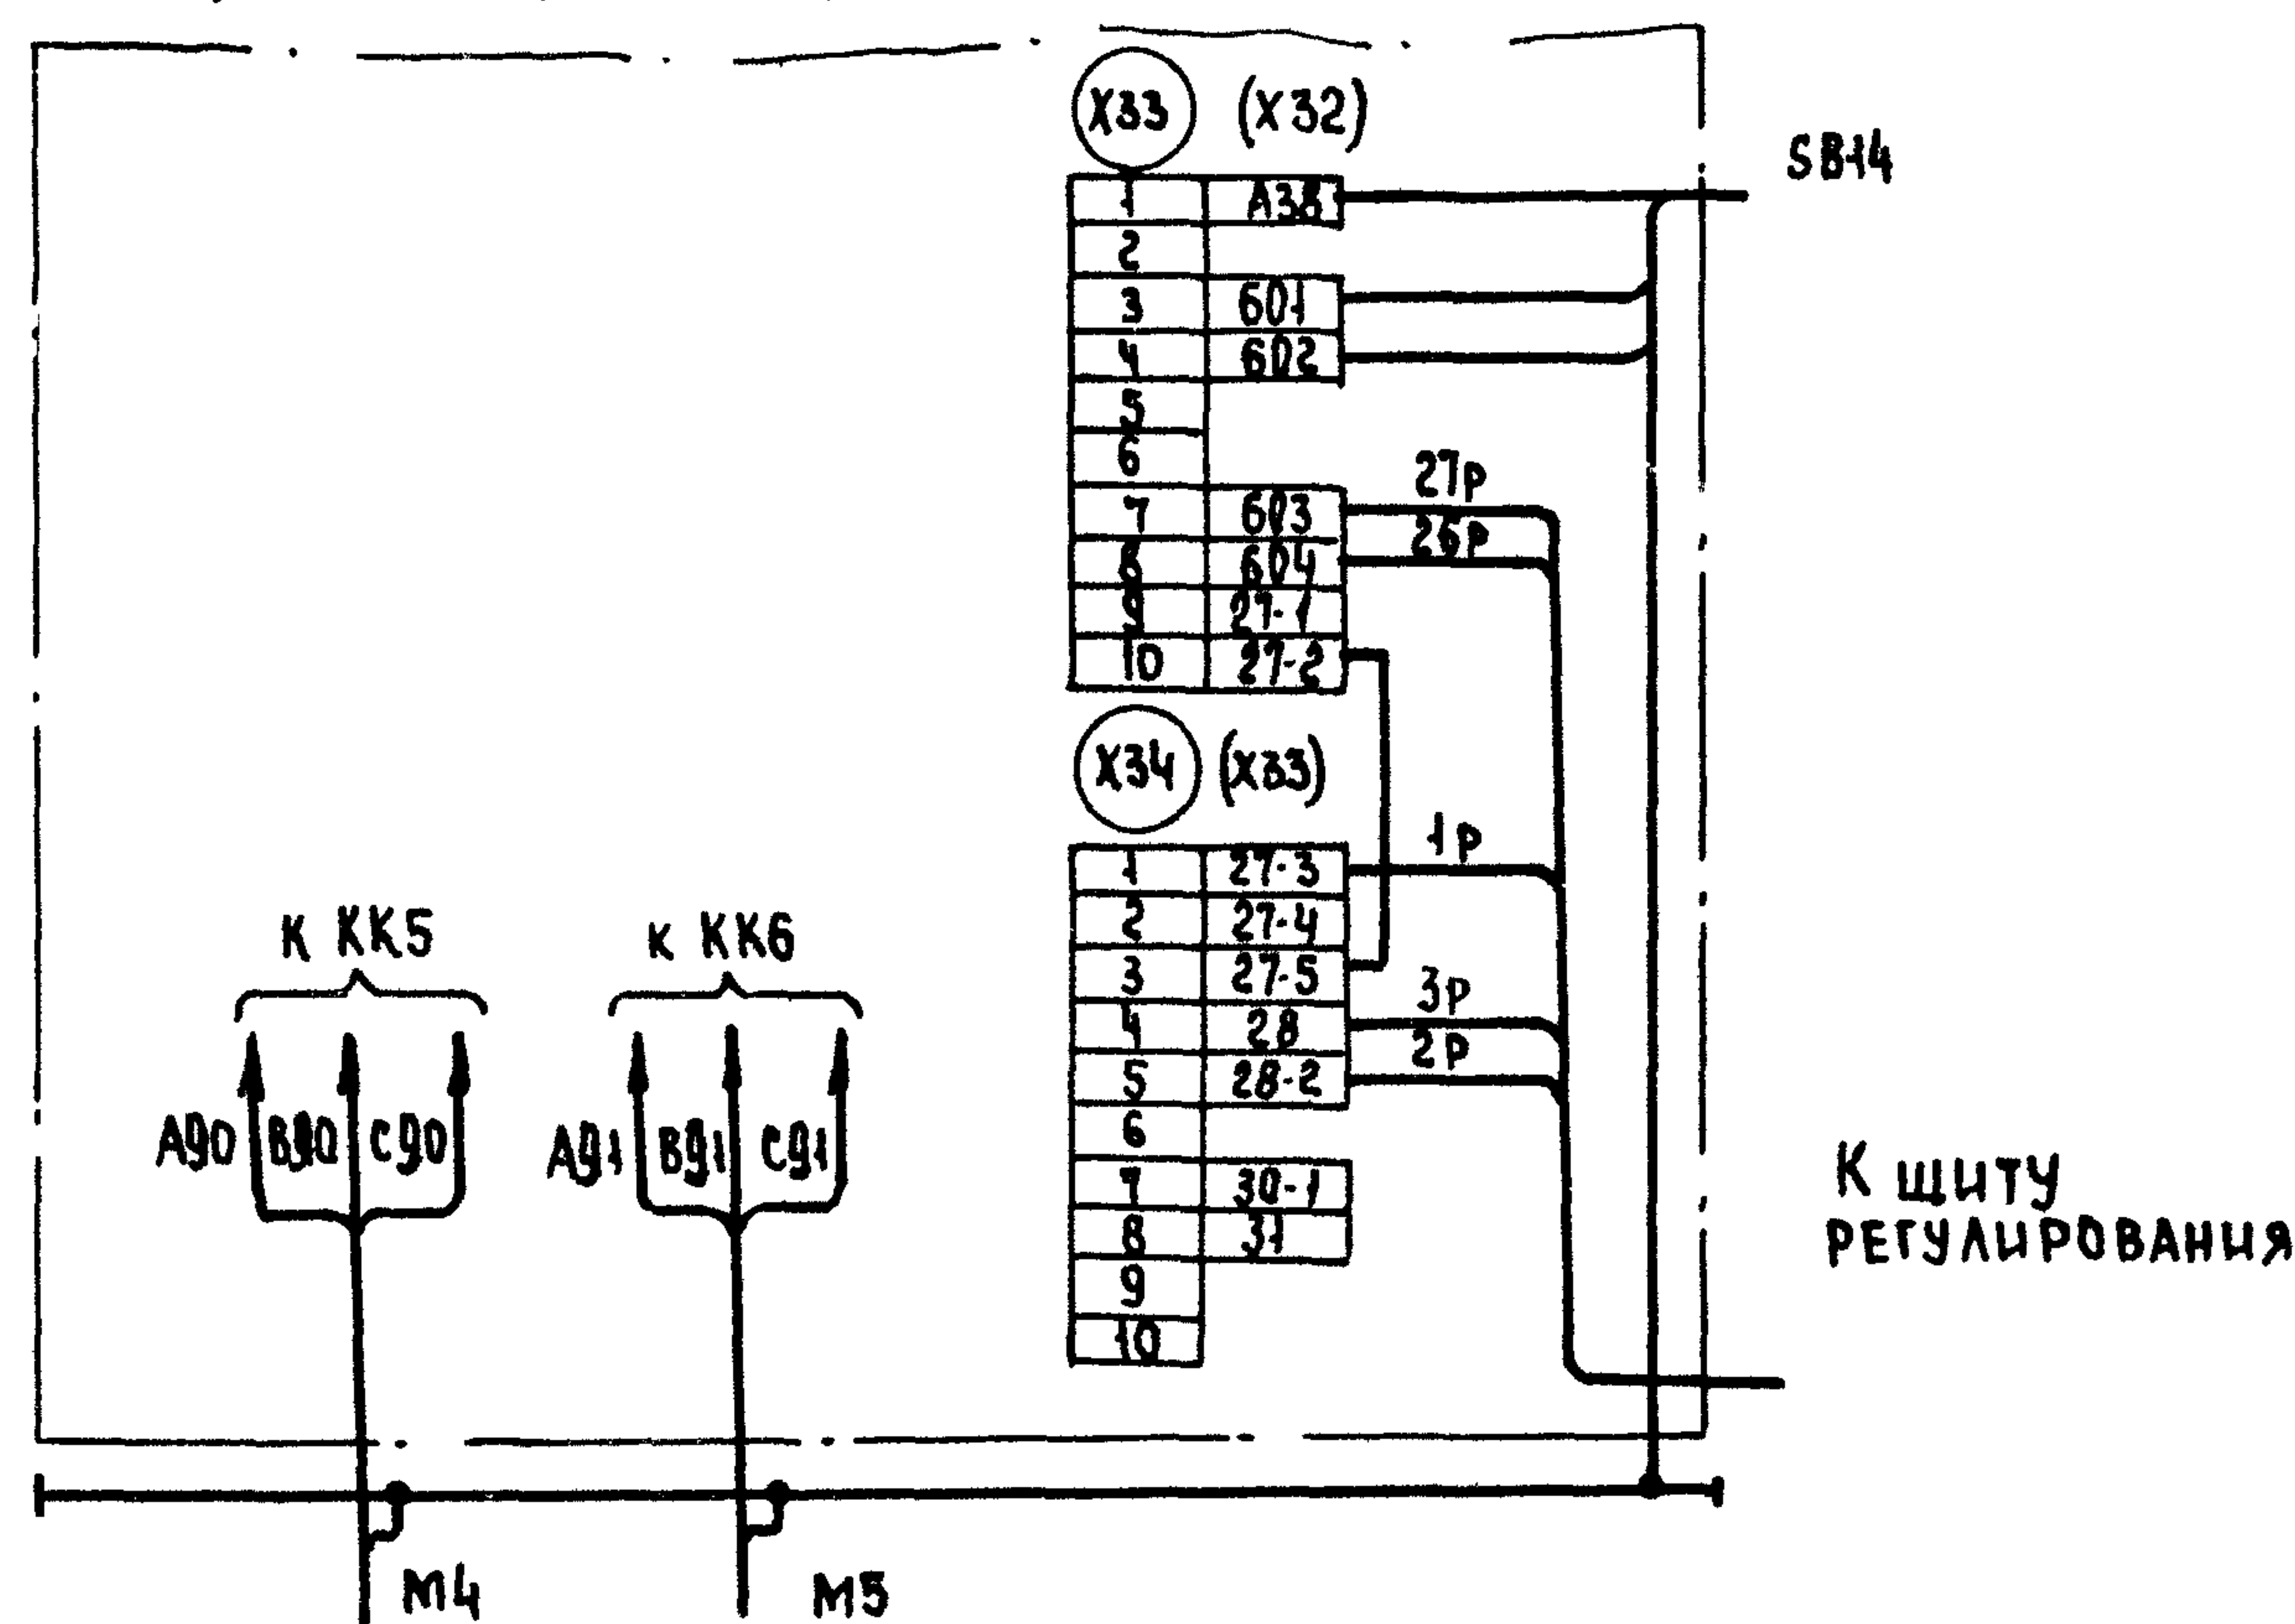

1. Настоящую схему рассматривать совместно со схемой на стр... альбом... ТПР.904-02-15.85
2. Обозначения клеммников в скобках даны для щитов ЩУПЗН-003... ЩУПЗН-004, ЩУПЗН-007, ЩУПЗН-013, ЩУПЗН-015
3. 1р, 2р... маркировка жил по проекту регулирования

22421-02


				904-02-34.87 93				
				УПРАВЛЕНИЕ И СИЛОВОЕ ЭЛЕКТРООБОРУДОВАНИЕ ПРИТОЧНЫХ КАМЕР				
Привязан				Зам. инж. Островский	23.11.84	СТАДИЯ	ЛИСТ	ЛИСТОВ
				Н. контр. Огуенко	22.11.84			
				Рук. гр. Гиндман	21.11.84	Щит управления	5	3
				Ст. инж. Рогаткина	20.11.84			
				Инж. Глотова	19.11.84	ГПИ ЭЛЕКТРОПРОЕКТ МОСКВА		

Копировал Зах

Формат А3

Инв. № подл.	Подпись и дата	Взам. инв. №

Для щупЗН-012, щупЗН-015, щупЗН-020, щупЗН-023

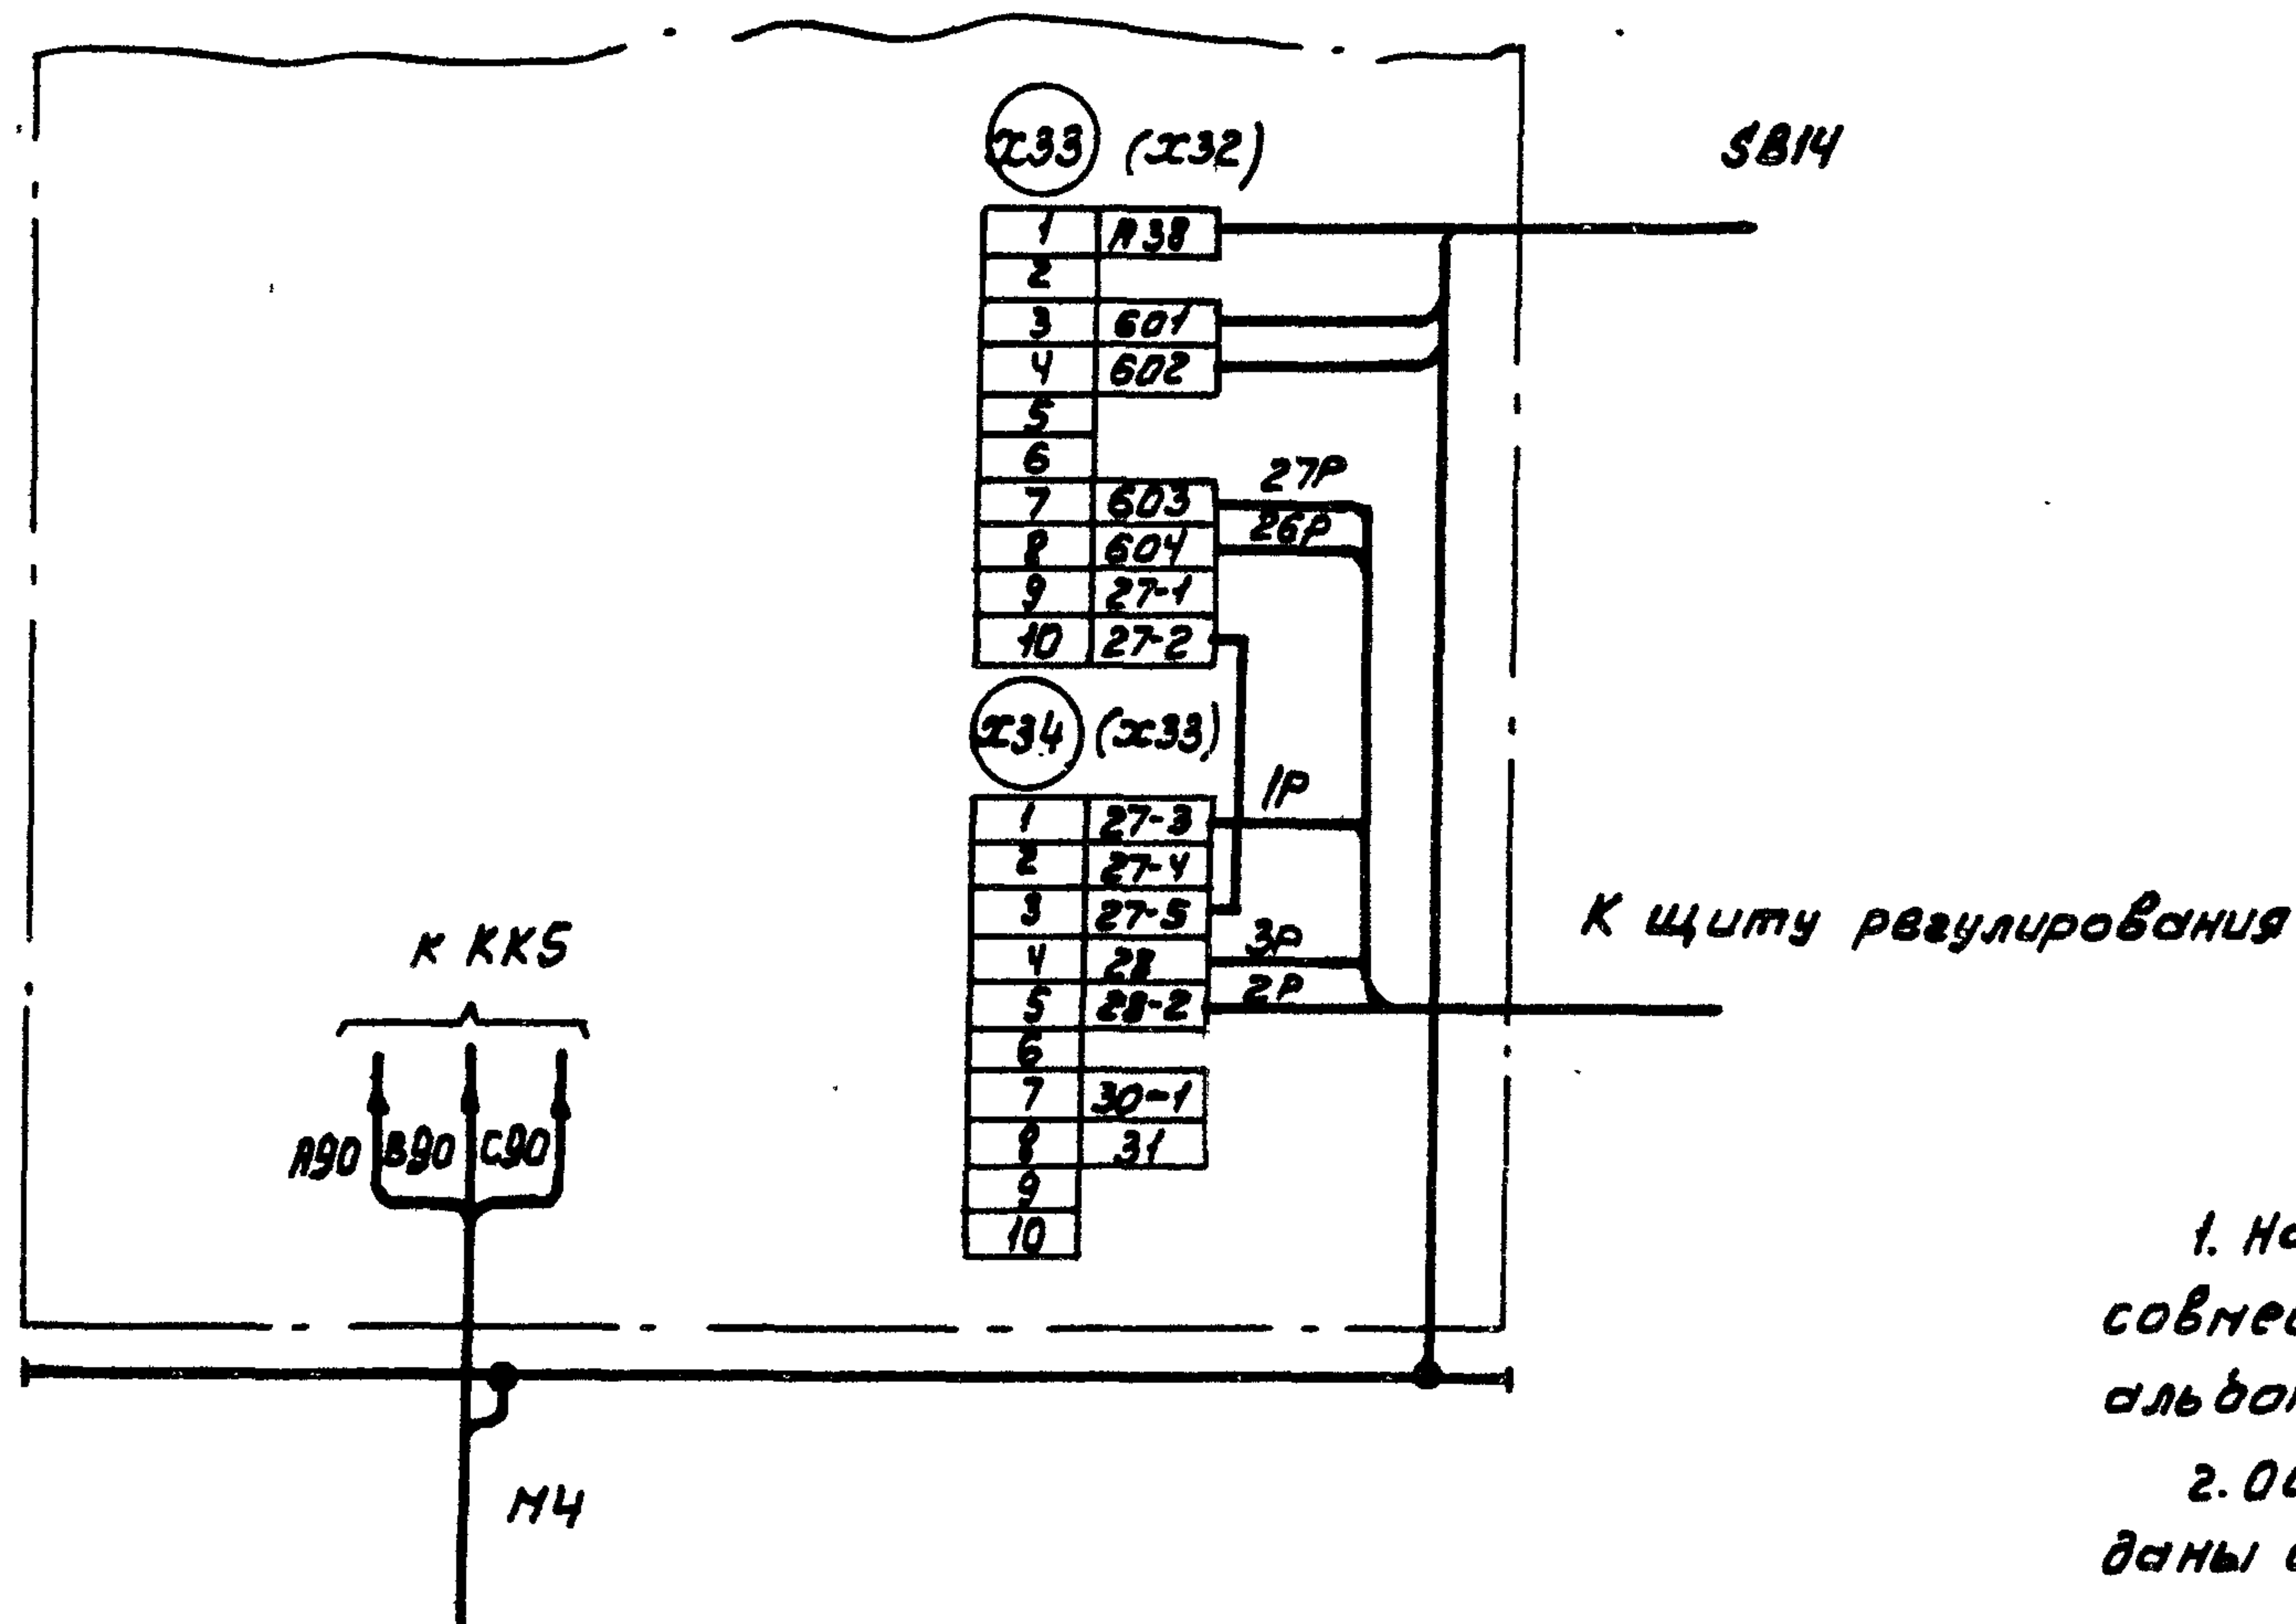

1. Настоящую схему рассматривать совместно со схемой на стр... альбом... ТПР 904-02-15.85.
2. Обозначения клеммников в скобках даны для щита ЩУПЗН-015
3. 1P, 2P... маркировка жила по проекту регулирования

22421-02

904-02-34.87 33

Управление и силовое электрооборудование приточных камер

ПРИВЯЗКА				СТАДИЯ	ЛИСТ	ЛИСТОВ
Ван.нач.отд.	Островский	О	22.11.84	Р	6	
Н.КОНТР.	Огивенко	О	23.11.84			
Рук. ГР.	Гиноднан	Г	21.11.84	Щит управления Схема электрическая подключений		
СТ.ИИЖ.	Рогаткина	К	20.11.84			
ИИЖ.	Глатова	Г	19.11.84	ГПИ ЭЛЕКТРОПРОЕКТ МОСКВА		

Копировал Кшц -

Формат А3

Инв. № подл. Подпись и дата



